
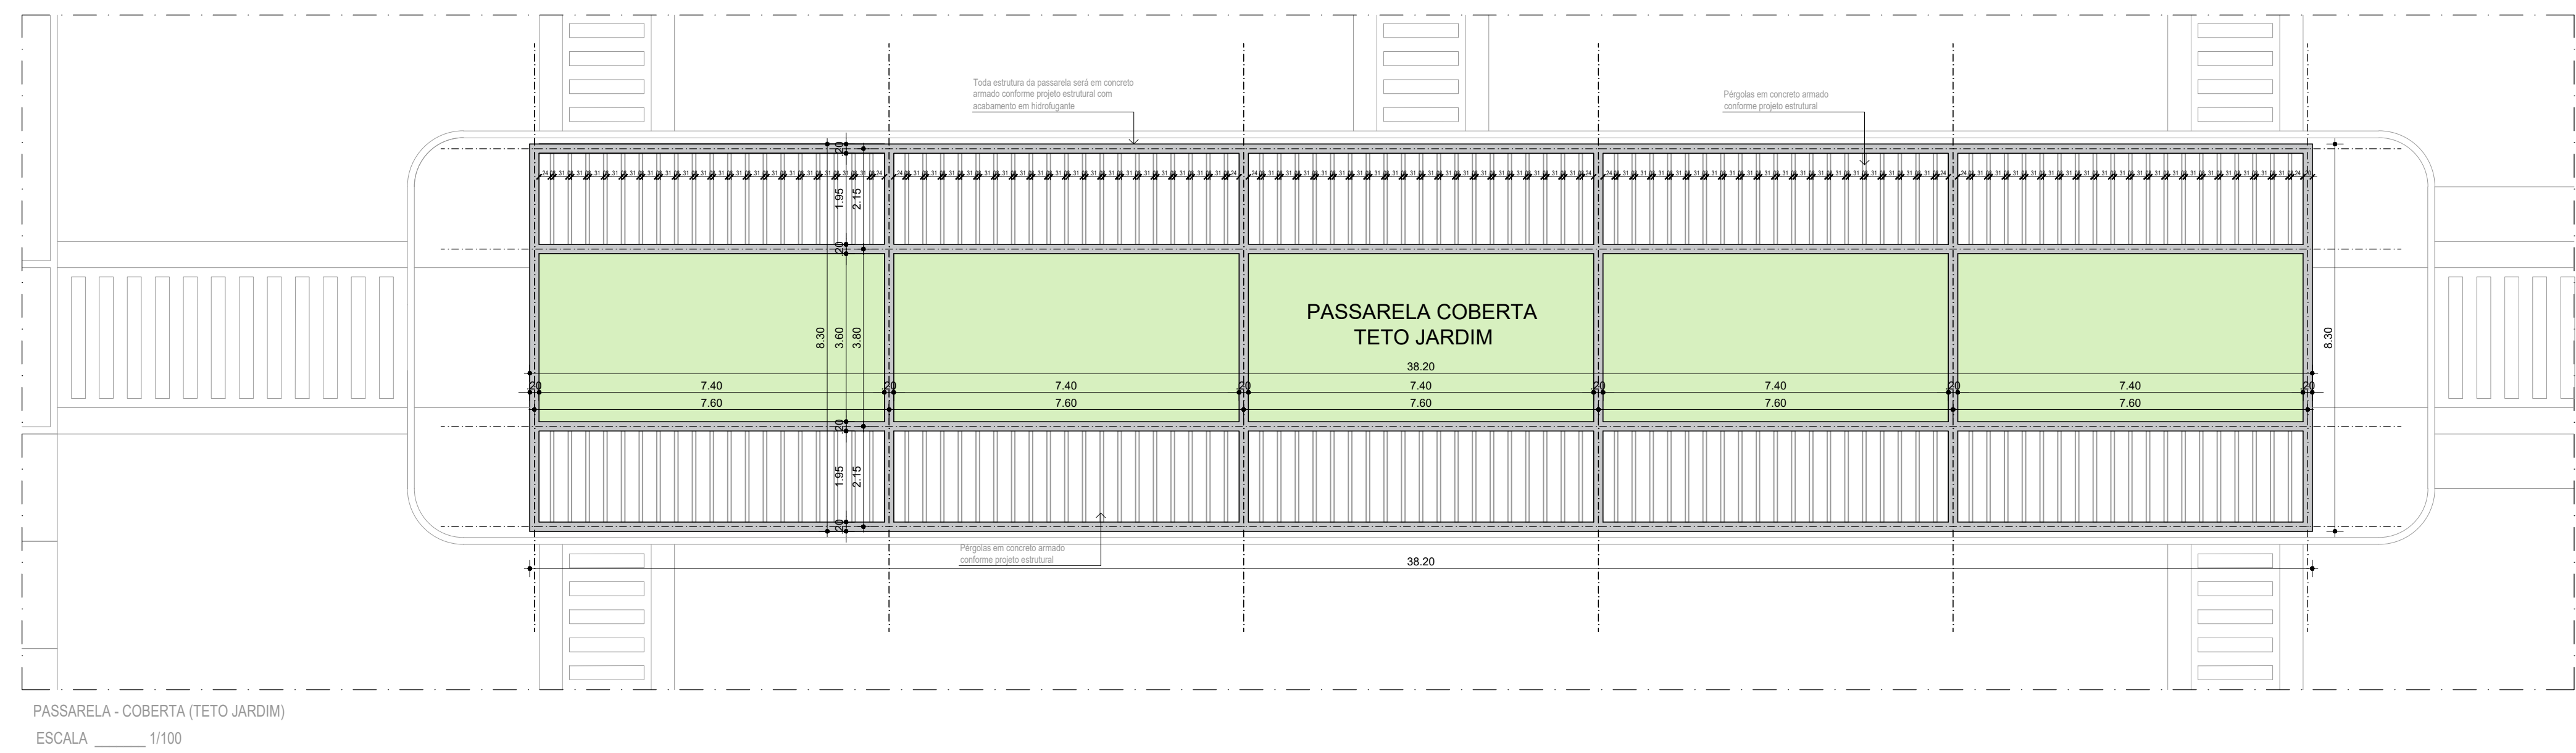
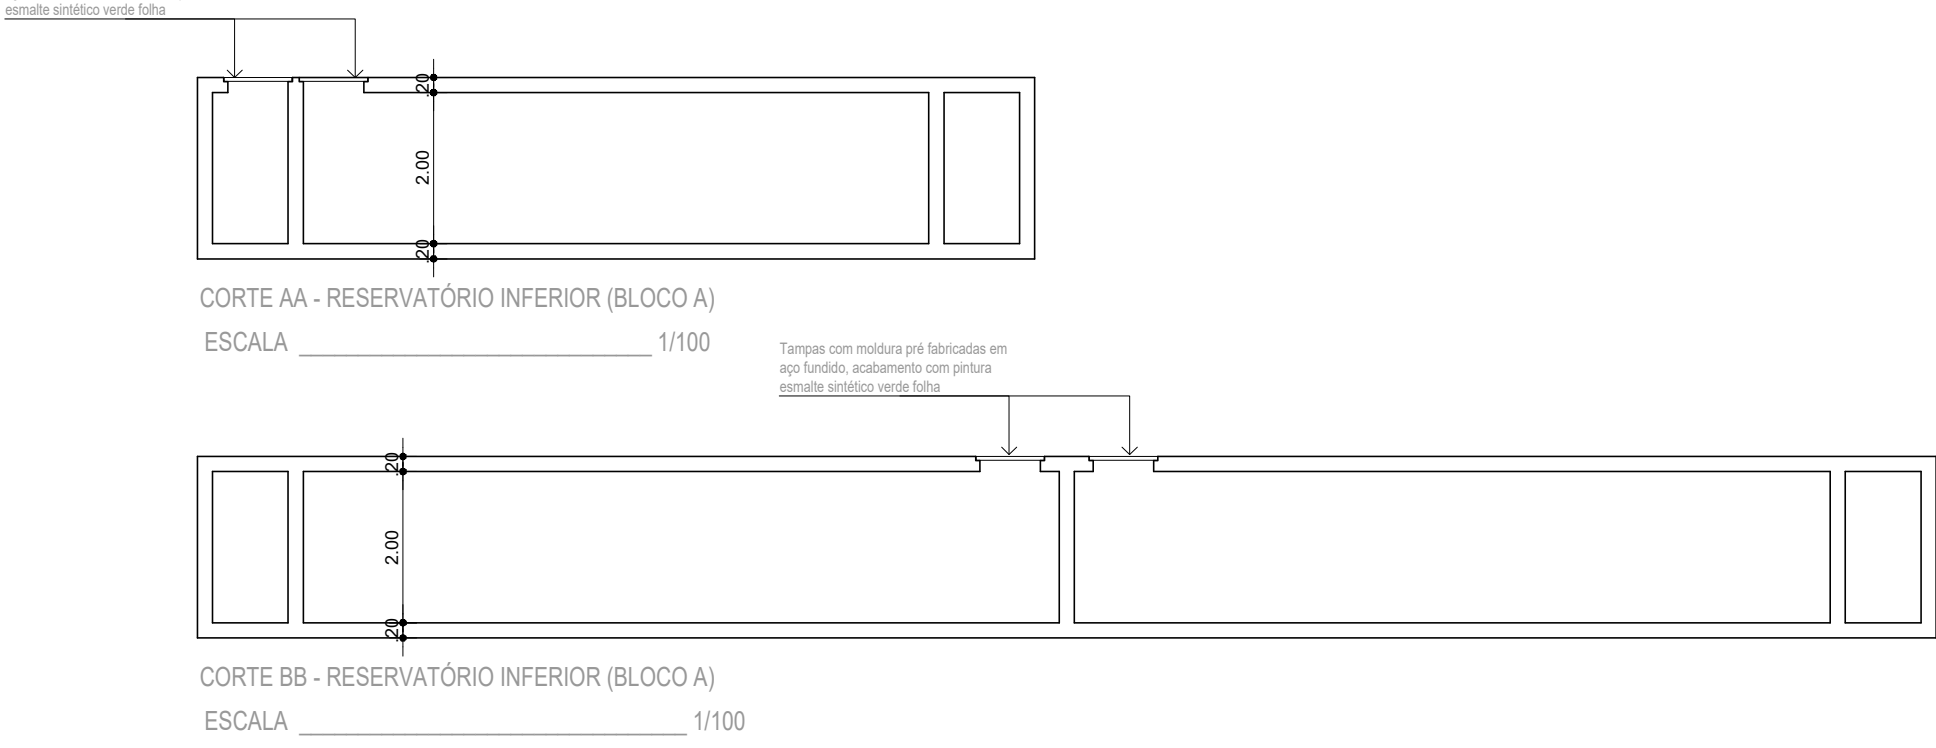
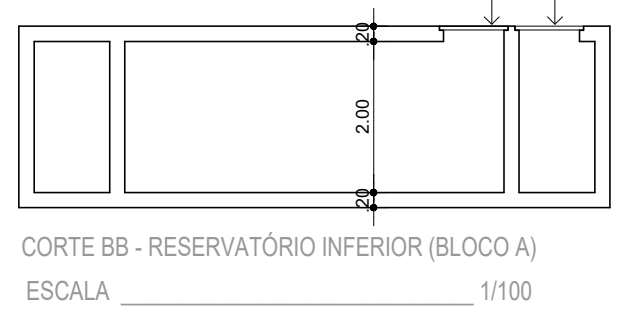



RESERVATÓRIO  
INFERIOR EM CONCRETO (BLOCO A)  
2x(5,27m x 10,00m x 2,00m)  
TOTAL= 350,00 litros

PLANTA BAIXA - RESERVATÓRIO INFERIOR (BLOCO A)  
ESCALA 1/100


Planta baixa do Reservatório Inferior (Reuso de Águas). A planta mostra um reservatório com uma área central de 5,00m x 5,00m, rodeada por uma faixa de 1,00m. As dimensões totais são 7,00m x 7,00m. A planta inclui uma escala de 1/100 e uma legenda com o símbolo para 'RES. CO.' (Reservatório de Coágulo).

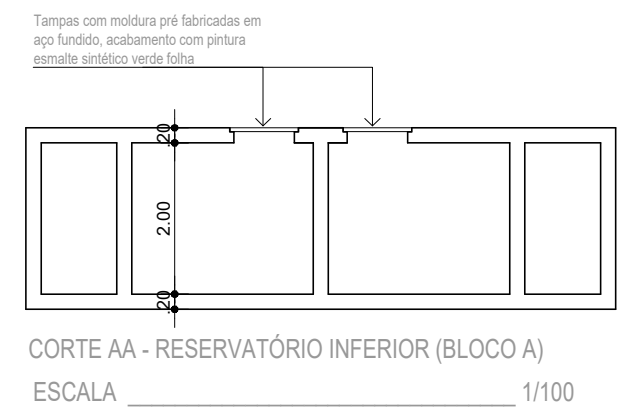


PASSARELA - COBERTA  
ESCALA \_\_\_\_\_ 1/100

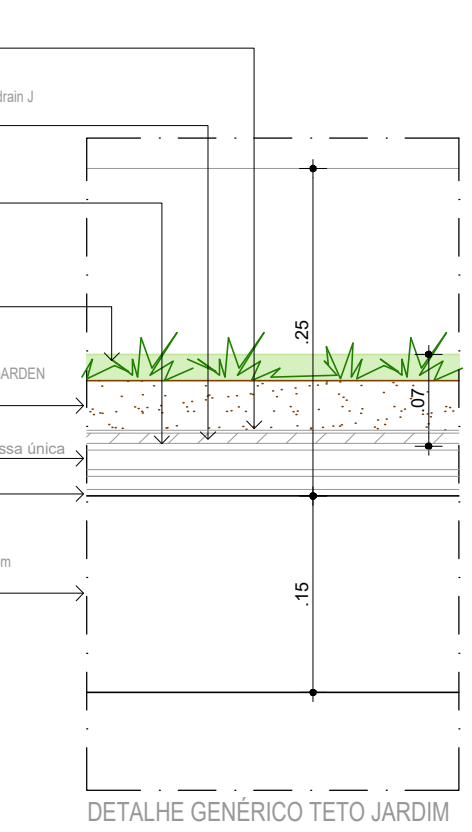


DETALHE GENÉRICO 1

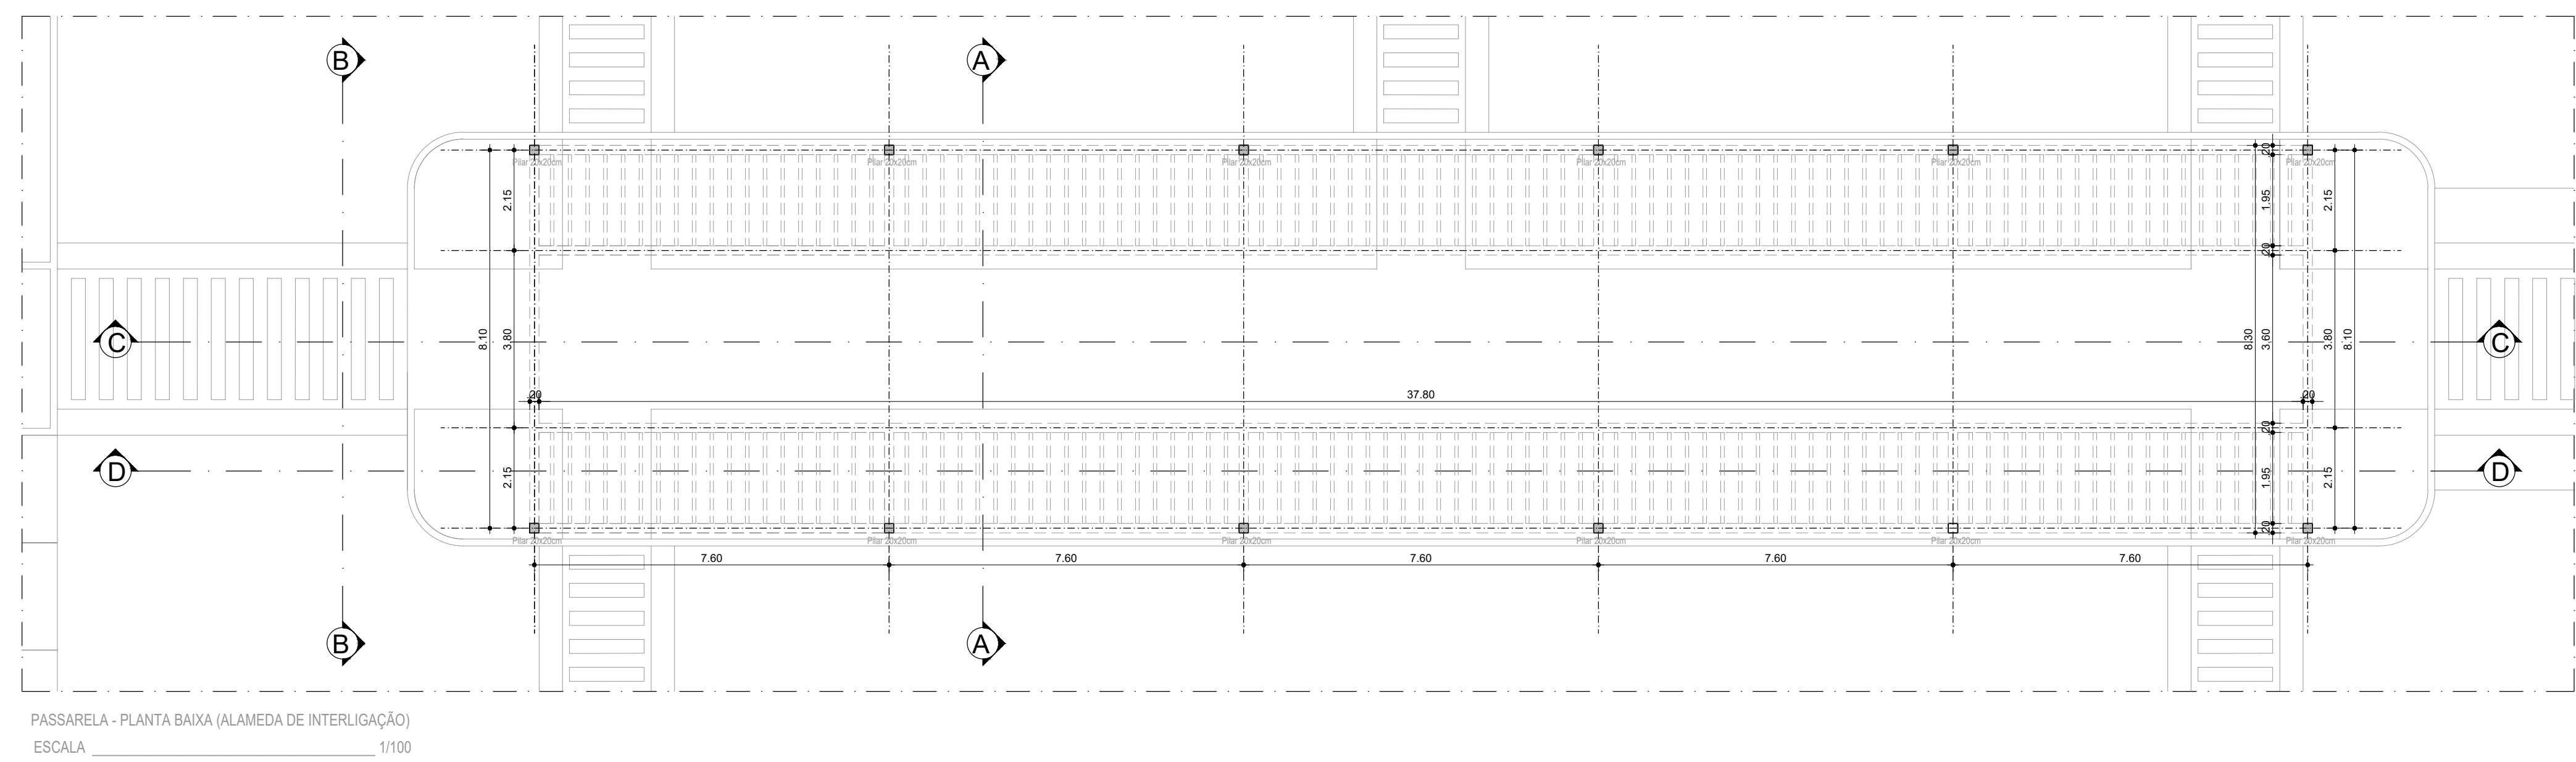

PASSARELA - PLANTA BAIXA (ALAMEDA DE INTERLIGAÇÃO)  
ESCALA \_\_\_\_\_ 1/100

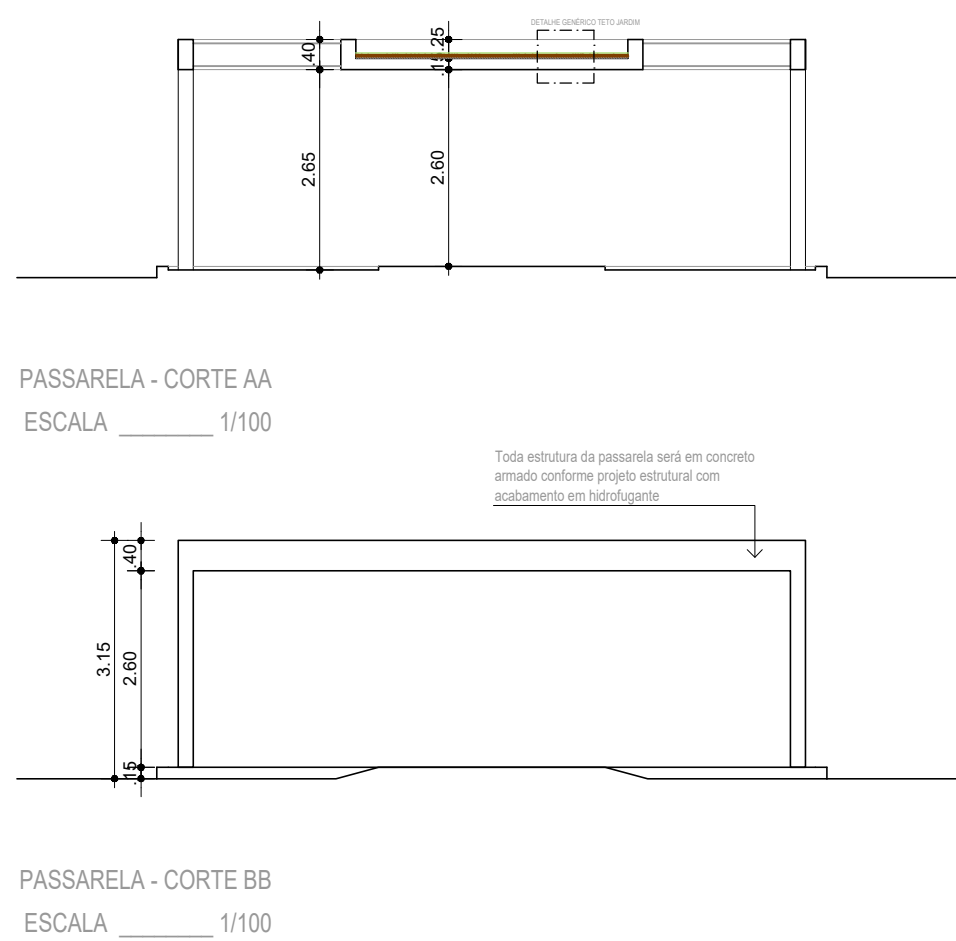

PASSARELA - CORTE AA  
ESCALA 1:150

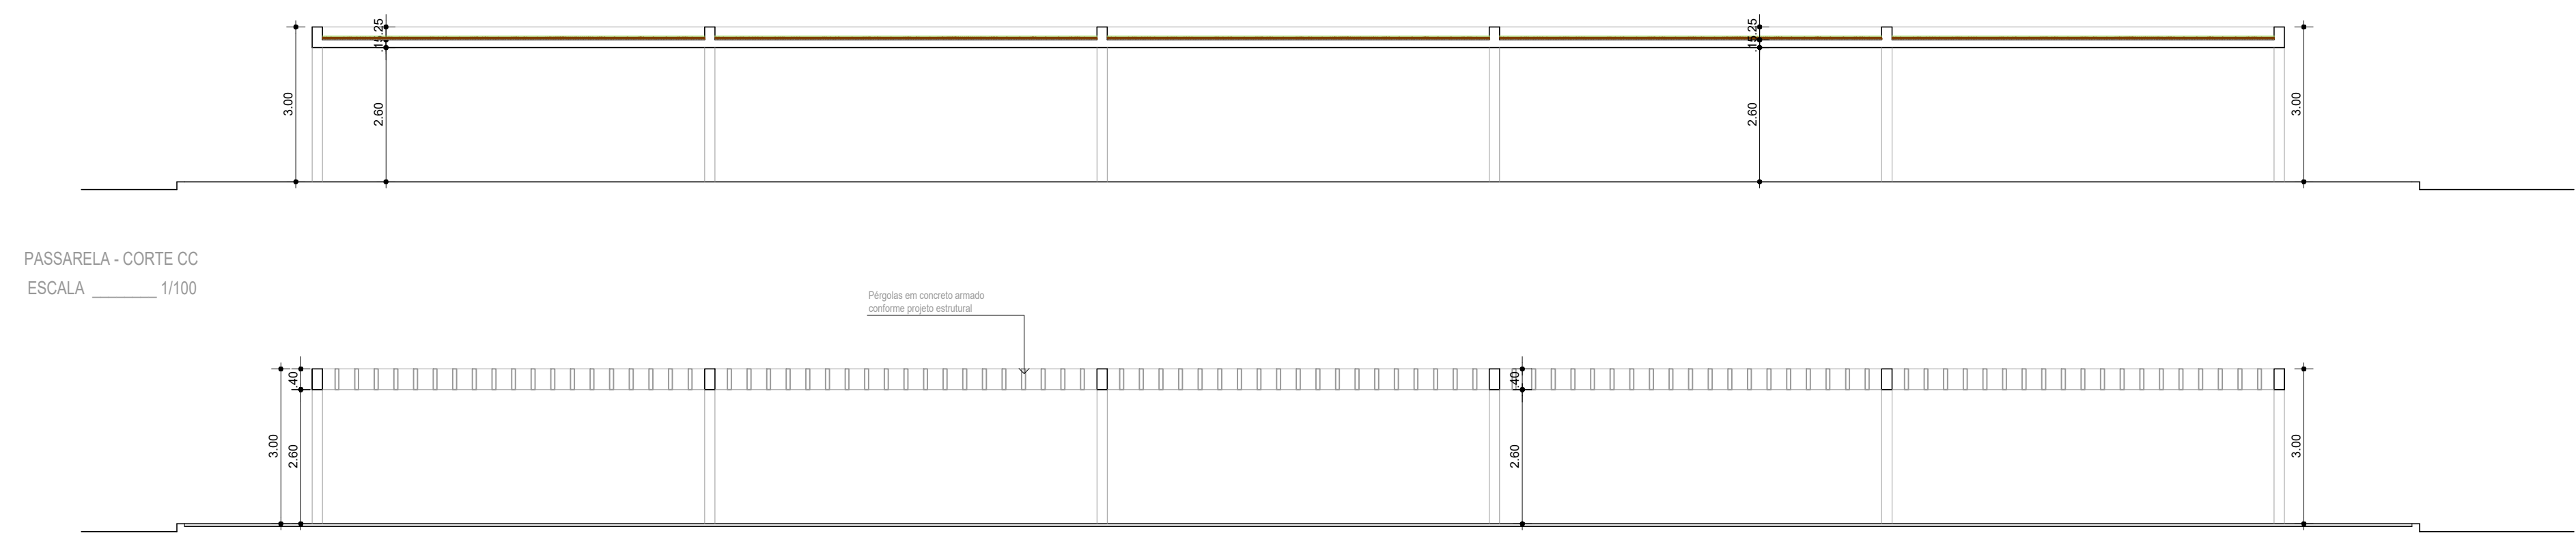

PASSARELA - CORTE OC  
ESCALA 1:100

PASSARELA - CORTE BB

PASSARELA - CORTE DO

28/08/2021	REV.02	ISSOS TÁTEIS: COMPLEMENTO PAVIER 3 FACE NAS CALÇADAS (ESQUADRA) R 13 DE MATO E DO FORMAL, COLOCANDO CORREDEIRAS ESCADAS DE ACESSO AO PRÉDIO E NA ESCADA DE ACESSO RECREATIVA, INCLUSÃO DA FRANCHIA 1013 BLOCOS DE APOIO, MUDANÇA DE NUMERAÇÃO DAS FRANCHIAS, INCLUSÃO DA ILUMINAÇÃO J 18 NO QUADRO GERAL, DE EXPANSÃO DE
16/09/2021	REV.01	AJUSTES EM ATENDIMENTO AO OFÍCIO DPMPOCMF005 - Nº 002/2021 - REF. PROJETO ENTREGUE DIA 09/09/21
DATA	REVISÃO	DESCRIÇÃO

PROPRIETÁRIO: MPPE / PROCURADORIA GERAL DE JUSTIÇA-PGJ - CNPJ: 24.417.065/0001-03

AUTORIA DO PROJETO: ARQUITETO e URBANISTA - ALTEMAR ROBERTO BARBOSA FREITAS - CAU A17505-1

EXECUÇÃO DA OBRA

[illegible]