



MPPE

DEMI - DEPARTAMENTO MINISTRIAL DE INFRAESTRUTURA / CMAT - COORDENAÇÃO MINISTRIAL DE APOIO TÉCNICO E INFRAESTRUTURA

ASSUNTO: PROJETO DE REFORMA COM ACRÉSCIMO DE ÁREA - NOVA SEDE PROMOTORIAS DE JUSTIÇA DE OLINDA, EM IMÓVEL SITUADO A AV. PAN NORDESTINA, 1250 - VILA POPULAR, OLINDA/PE.

FASE: PROJETO BÁSICO / PJ OLINDA


ARQUITETO RESPONSÁVEL: ANA MOURA / MONICA SCHETTINI

ESCALA: 1/25 DATA: MAR/2022

RELAÇÃO DE PRANCHAS:	
01- PLANTA COBERTA GERAL	31- PLANTA DE DET. DA ESCADA - ENTRADA PRINCIPAL
02- PLANTA BAIXA GERAL	32- PLANTA DE DET. DA QUARTA E SAÍDA DE EMERGÊNCIA
03- PLANTA DEMOLIR E CONSTRUIR - TERREO	33- PLANTA DE DET. DA CASA DA ESCADA
04- PLANTA DEMOLIR E CONSTRUIR - 1º FAV.	34- PLANTA DE DETALHAMENTO DA PASSARELA
05- PLANTA ESPECIFICAÇÃO - TERREO	35- PLANTA DE ESQUADRIAS - DET. COBOGÓ
06- PLANTA ESPECIFICAÇÃO - 1º FAV.	36- PLANTA DE ESQUADRIAS - DET. COBOGÓ
07- PLANTA LAYOUT	37- PLANTA DE ESQUADRIAS - DET. COBOGÓ
08- QUADROS DE ESPECIFICAÇÕES	38- PLANTA DE ESQUADRIAS - DET. ESQUADRIAS DE ALUMÍNIO
09- QUADROS DE ESPECIFICAÇÕES	39- PLANTA DE ESQUADRIAS - DET. ESQUADRIAS DE ALUMÍNIO
10- PLANTAS DETALHAMENTO QUARTO	40- PLANTA DE ESQUADRIAS - DET. ESQUADRIAS DE ALUMÍNIO
11- PLANTAS DETALHAMENTO QUARTO	41- PLANTA DE ESQUADRIAS - DET. ESQUADRIAS DE ALUMÍNIO
12- PLANTA PAGINAÇÃO PISO	42- PLANTA DE ESQUADRIAS - DET. ESQUADRIAS DE ALUMÍNIO
13- PLANTA LAYOUT	43- PLANTA DE ESQUADRIAS - DET. PAINEL DE VIDRO TEMP.
14- PLANTA INDICATIVA DE FIOS ELÉT. e DADOS	44- PLANTA DE ESQUADRIAS - DET. PAINEL DE VIDRO TEMP.
15- PLANTA ESTRUTURA METÁLICA PARA FORRO	45- PLANTA DE ESQUADRIAS - DET. PORTAS DE AÇO DE ENROLAR
16- PLANTA FORRO e ILUMINAÇÃO	
17- PLANTA DE AB. CONJUNTO	
18- PLANTA DE VESTIÁRIO ACESSÍVEL - H88 9050	
19- PLANTA DE VESTIÁRIO	
20- PLANTA DE WC PÚBLICO INTERNO	
21- PLANTA DE WC PÚBLICO EXTERNO - CONSTRUÇÃO	
22- PLANTA DE WC PÚBLICO EXTERNO - ACESSÓRIOS	
23- PLANTA DETALHAMENTO COFA	
24- PLANTA DETALHAMENTO COFA	
25- PLANTA DETALHAMENTO COFA	
26- PLANTA DE GRANITO	
27- PLANTA DE PISO TÁIL	
28- PLANTA DE PASSEIO	
29- PLANTA DE SUBESTAÇÃO E LIXEIRA	
30- PLANTA DE PONTOS ELÉTRICOS EXTERIORS	

P 22
WC PÚBLICO EXTERNO
ACESSÓRIOS

CONFERIR MEDIDAS NA OBRA

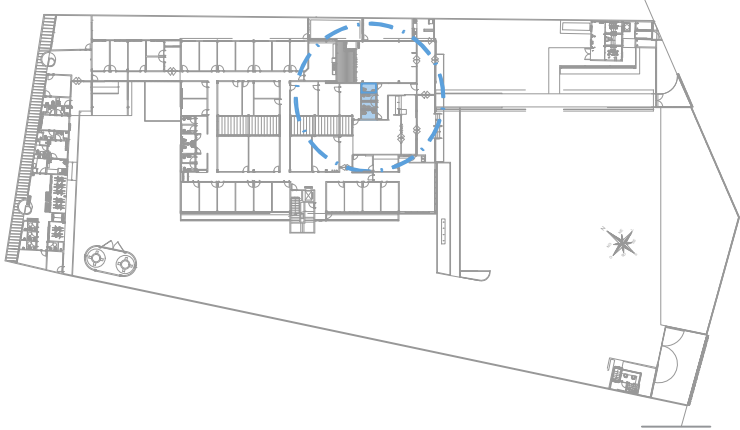


PLANTA DE LOCALIZAÇÃO

SEM ESCALA


QUADRO DE ESPECIFICAÇÕES DE LOUÇAS E METAIS SANITÁRIOS - BANHEIROS	
WC ACESSÍVEL / WC	
A	BACIA SANITÁRIA COM CAIXA ACOPLADA E ASSENTO DA MARCA CELITE, ALINHADA ACESSO CONFORT REF.: 31360 NA COR BRANCO, OU EQUIVALENTE TÉCNICO. UTILIZAR CONJUNTO DE FIXAÇÃO, ANEL DE VEDAÇÃO E ENGATE PLÁSTICO (WC ACESSÍVEL - ENTRE 43cm e 45cm DE ALTURA SEM ASSENTO).
B	BACIA SANITÁRIA COM CAIXA ACOPLADA DE DUPLA ACIONAMENTO MARCA DECA, LINHA ASPEN REF. P750 NA COR BRANCO OU EQUIVALENTE TÉCNICO. ASSENTO DECA LINHA ASPEN REF. AP75 OU EQUIVALENTE TÉCNICO. UTILIZAR CONJUNTO DE FIXAÇÃO, ANEL DE VEDAÇÃO E ENGATE PLÁSTICO.
C	CUBA DE SEMIENHANCIA QUADRADA COM MESA DA MARCA DECA NA COR BRANCO DIM.: 41,5x41,5 mm REF.: L.850.17 OU EQUIVALENTE TÉCNICO. VÁLVULA DE ESCOAMENTO PARA LAVATÓRIO COM TAMPAS PLÁSTICA DA MARCA DECA COM ACABAMENTO CROMADO REF.: 1682 C.P.A. OU EQUIVALENTE TÉCNICO. SIFÃO PARA LAVATÓRIO DA MARCA DECA COM ACABAMENTO CROMADO REF.: 1686 C.100.112 OU EQUIVALENTE TÉCNICO.
D	CUBA REDONDA DE EMALUTIR 0,36m Ø NA COR BRANCO, REF.: 10129, DA MARCA CELITE OU EQUIVALENTE TÉCNICO.
E	DUCHA HIGIÊNICA MARCA DODOL COM REGISTRO, 1/4 DE VOLTA, ACABAMENTO LINHA TRO REF.: 50268 OU EQUIVALENTE TÉCNICO.
F	TORNEIRA DE BANCADA, COM ACIONAMENTO MANUAL E FECHAMENTO AUTOMÁTICO DA MARCA DODOL, PRESSMATIC DE LUXE REF.: 00773838 OU EQUIVALENTE TÉCNICO.
G	PORTA PAPEL HIGIÊNICO ROLÃO - LINHA BRASIL NA COR BRANCA DA MARCA JOFEL (REF. A26R500) OU EQUIVALENTE TÉCNICO, FIXADO A 1 METRO DO PISO ACABADO (FACE INFERIOR), EM WC ACESSÍVEL, ALINHADA FACE LATERAL COM BORNA DA BACIA SANITÁRIA.
H	SABONETEIRA PARA SABONETE LÍQUIDO (REF. DE 80ml) LINHA EURO NA COR BRANCA DA MARCA JOFEL OU EQUIVALENTE TÉCNICO, FIXADO A 1 METRO DO PISO ACABADO (EIXO).
I	TOALHEIRO TIPO ALAVANCA PARA PAPEL TOALHA TIPO BOBINA (200ml) DA MARCA JOFEL OU EQUIVALENTE TÉCNICO, FIXADO A 1 METRO DO PISO ACABADO (EIXO).
J	BARRA DE APOIO COM CURVA E FALANGE PARA FIXAÇÃO COM 70 cm DE COMPRIMENTO E DIÂMETRO 38mm (DE 1 1/2") EM AÇO INOX AISI304 COM ESPESSURA DE PAREDE MÍNIMA 1,5mm.
K	BARRA DE APOIO COM CURVA E FALANGE PARA FIXAÇÃO COM 80 cm DE COMPRIMENTO E DIÂMETRO 38mm (DE 1 1/2") EM AÇO INOX AISI304 COM ESPESSURA DE PAREDE MÍNIMA 1,5mm.
L	BARRA DE APOIO COM CURVA E FALANGE PARA FIXAÇÃO COM 40 cm DE COMPRIMENTO E DIÂMETRO 38mm (DE 1 1/2") EM AÇO INOX AISI304 COM ESPESSURA DE PAREDE MÍNIMA 1,5mm.
M	FLUXADOR HORIZONTAL INTERNO PARA PORTA, EM TUBO DE AÇO INOX Ø = 1 1/2" E COMPRIMENTO DE 40cm, INSTALADO CONFORME NORMA 9050.
N	ACIONADOR DE CAMPAINHA DE PORTA, PARA SOCORRO EM CASO DE EMERGÊNCIA CAMPAINHA DEVE SOMAR NA RESERVAÇÃO.
O	ESPELHO CRISTAL 4mm, DIMENSÕES DE 0,42m x 0,70m, DISTÂNCIA DE 1,10m DO PISO, ANTES DE FIXAR O ESPELHO, COLAR ISOPOR SOBRE A BASE.
P	BANCADA EM GRANITO

OBS.: CONSIDERAR NOS BANHEIROS A INSTALAÇÃO DE REGISTROS TIPO GAVETA, MARCA DODOL, (REF.: 535101) - 08 bates Tec. PVC de 25 - 141 de volta 1 COM ACABAMENTO LINHA TRO REF.: 00501906 OU EQUIVALENTE TÉCNICO.


ACESSÓRIOS

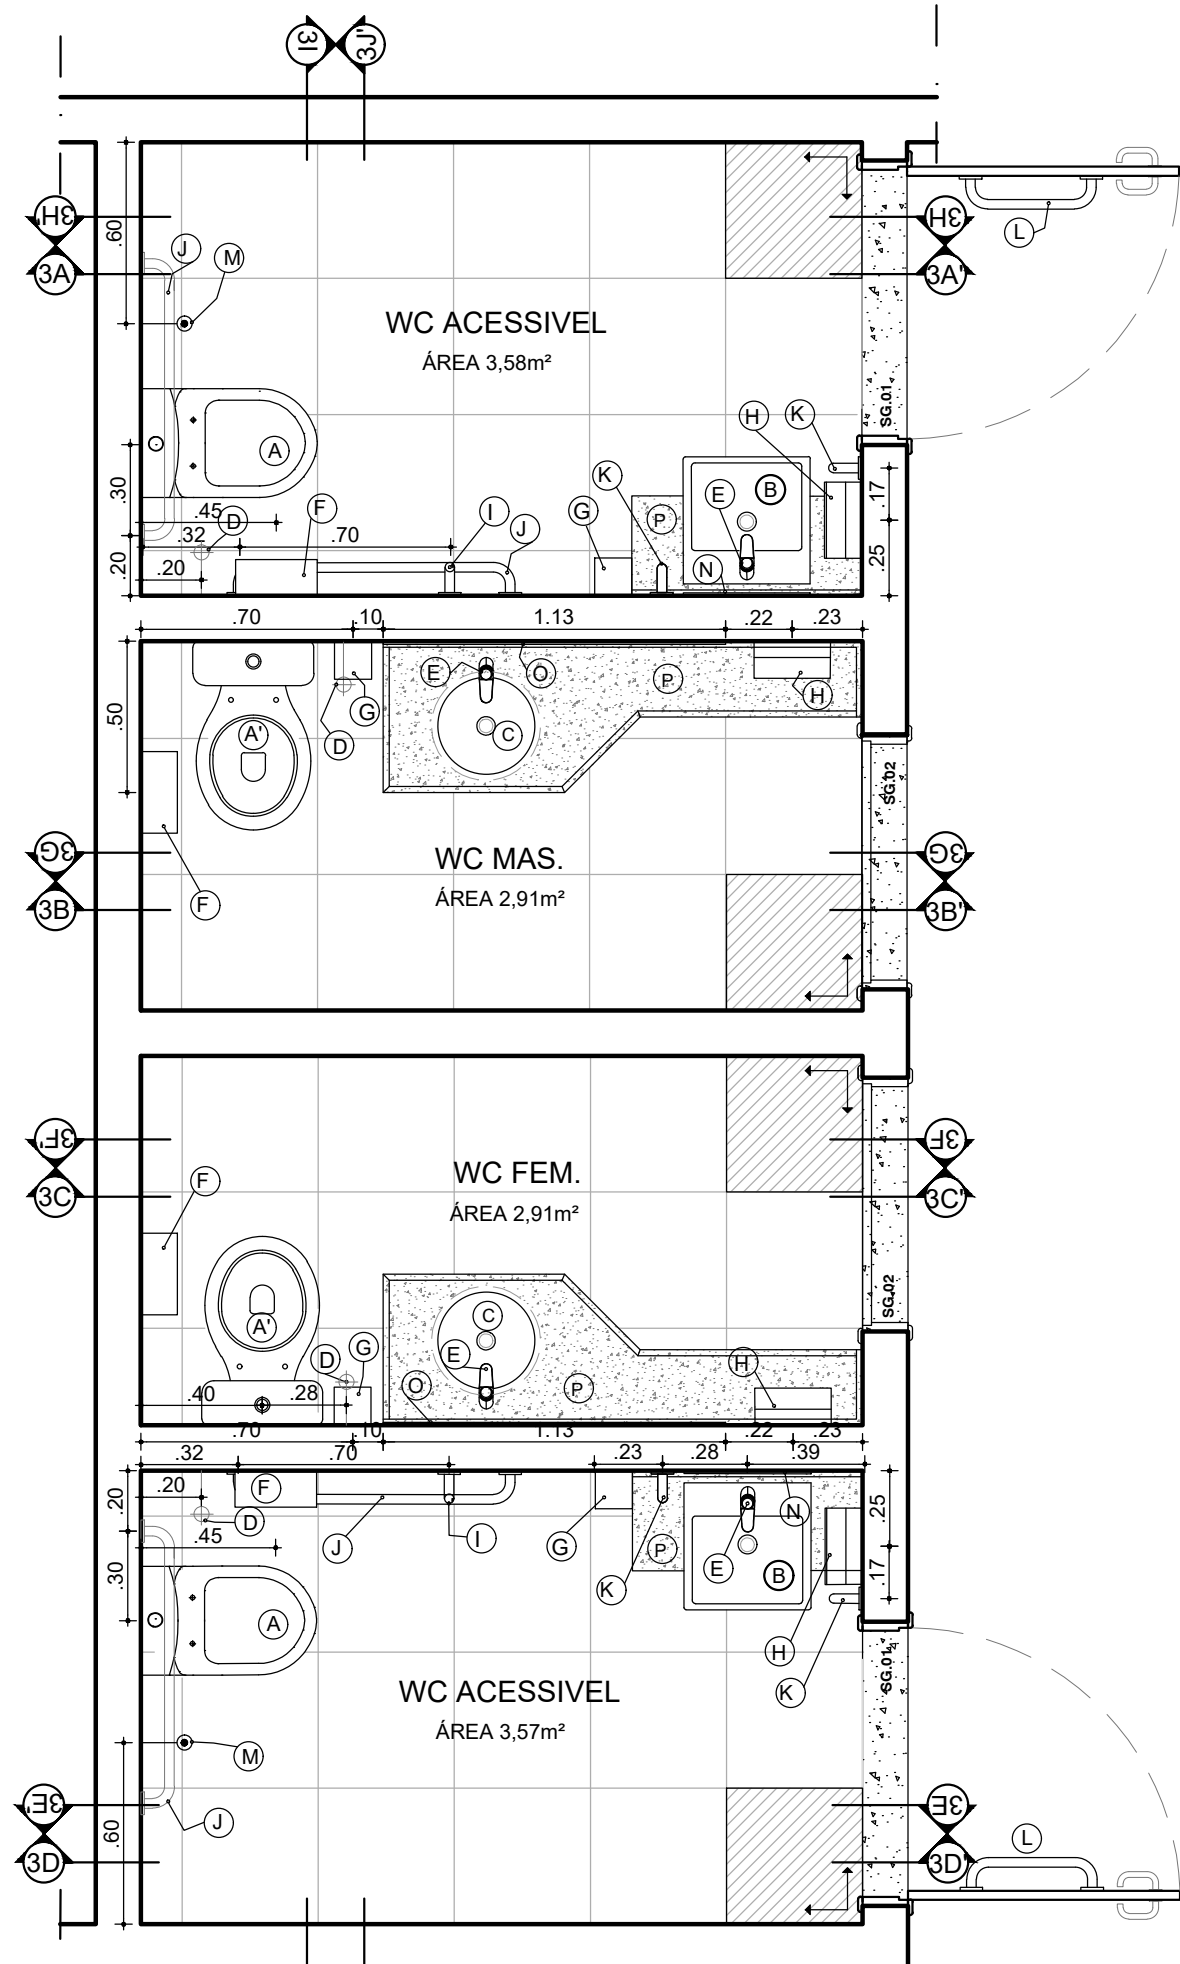


PLANTA BAIXA
ESCALA 1/25

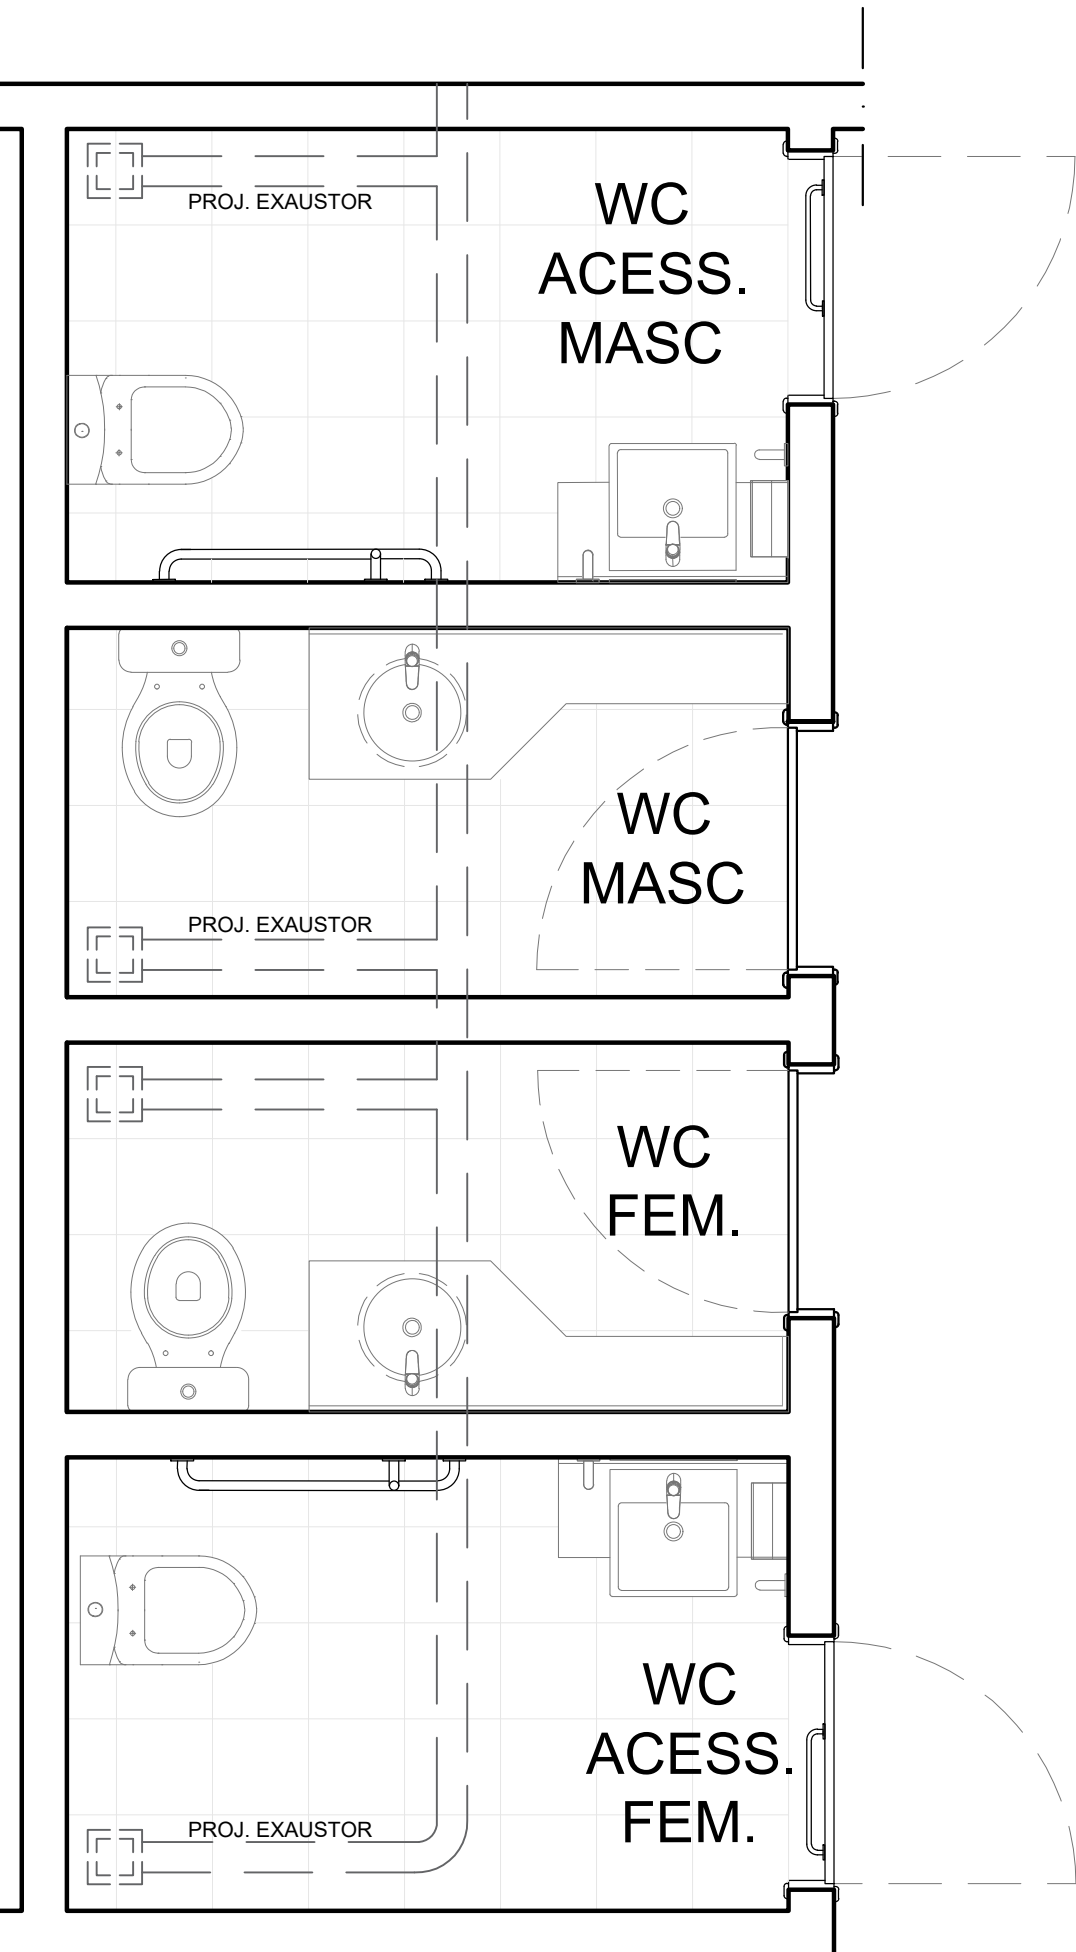


PLANTA BAIXA
ESCALA 1/25

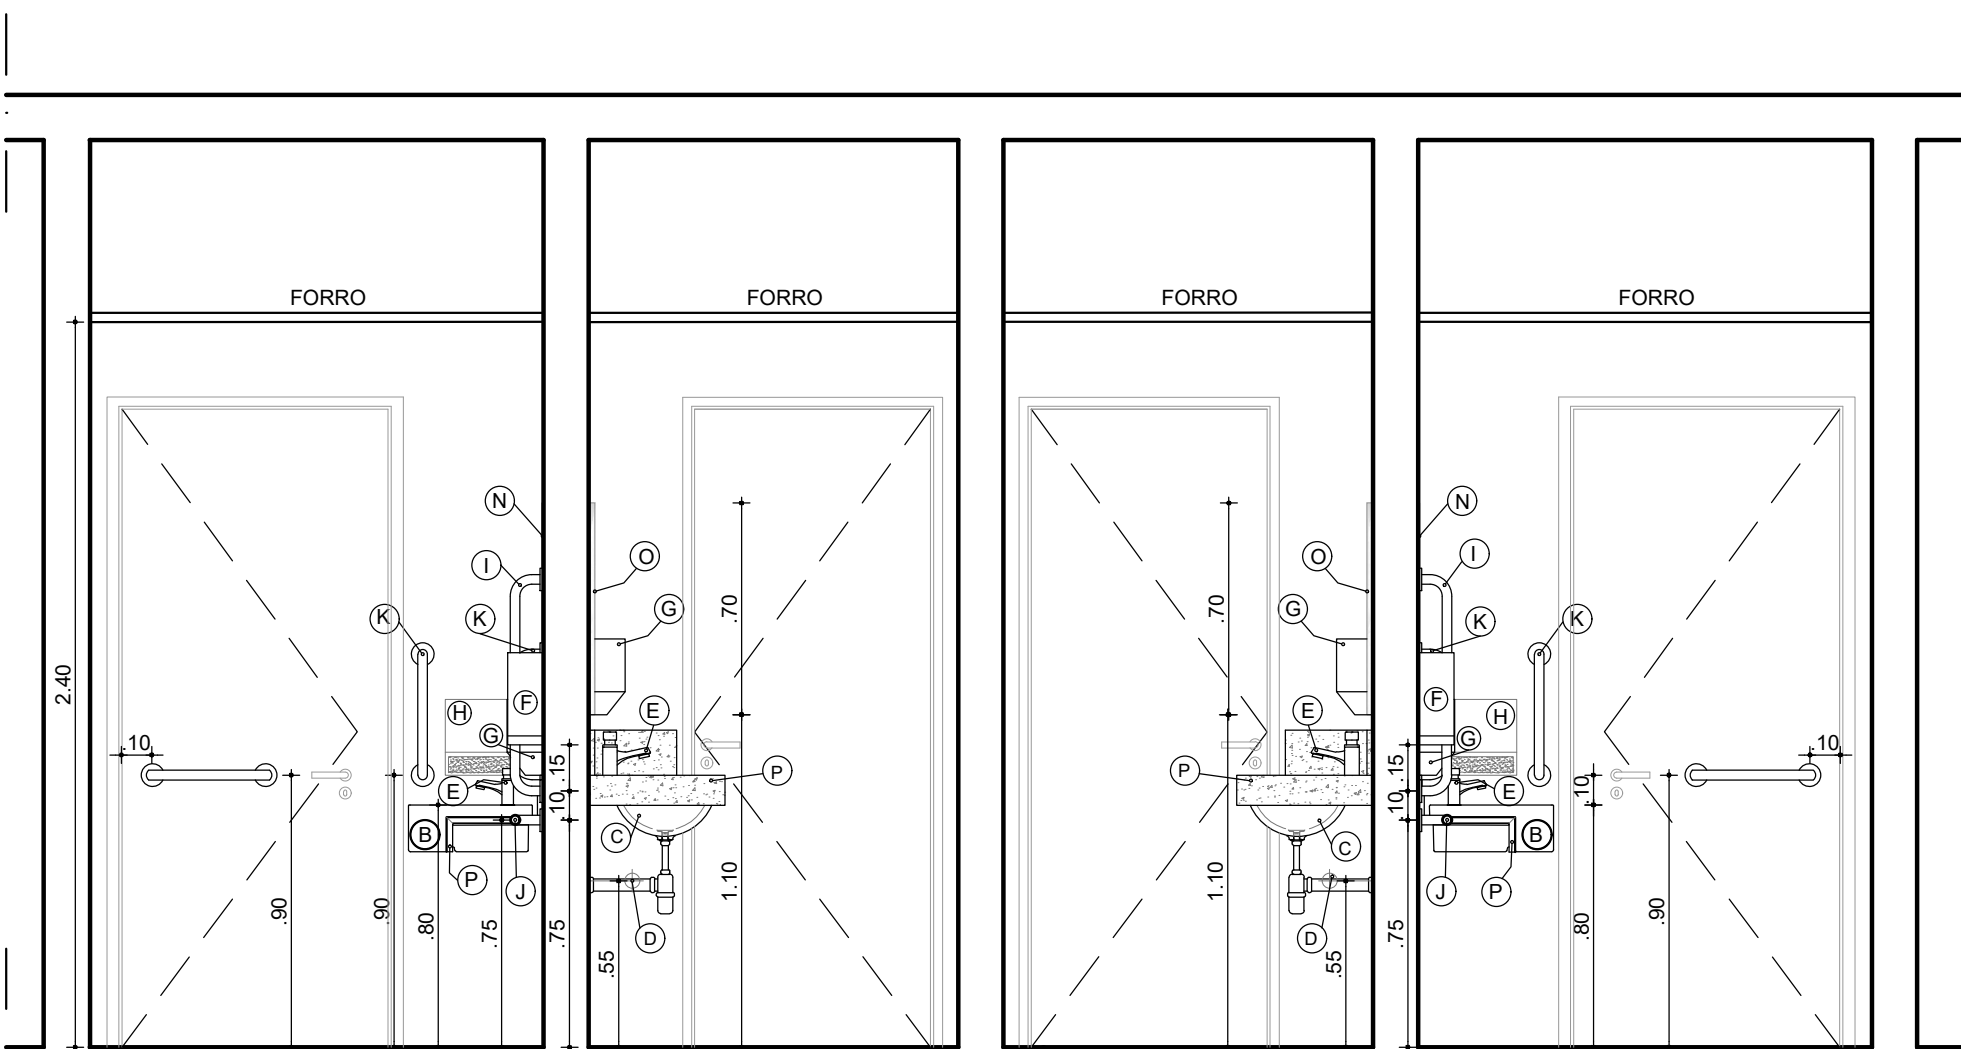


CORTE 3I-3I'
ESCALA 1/25

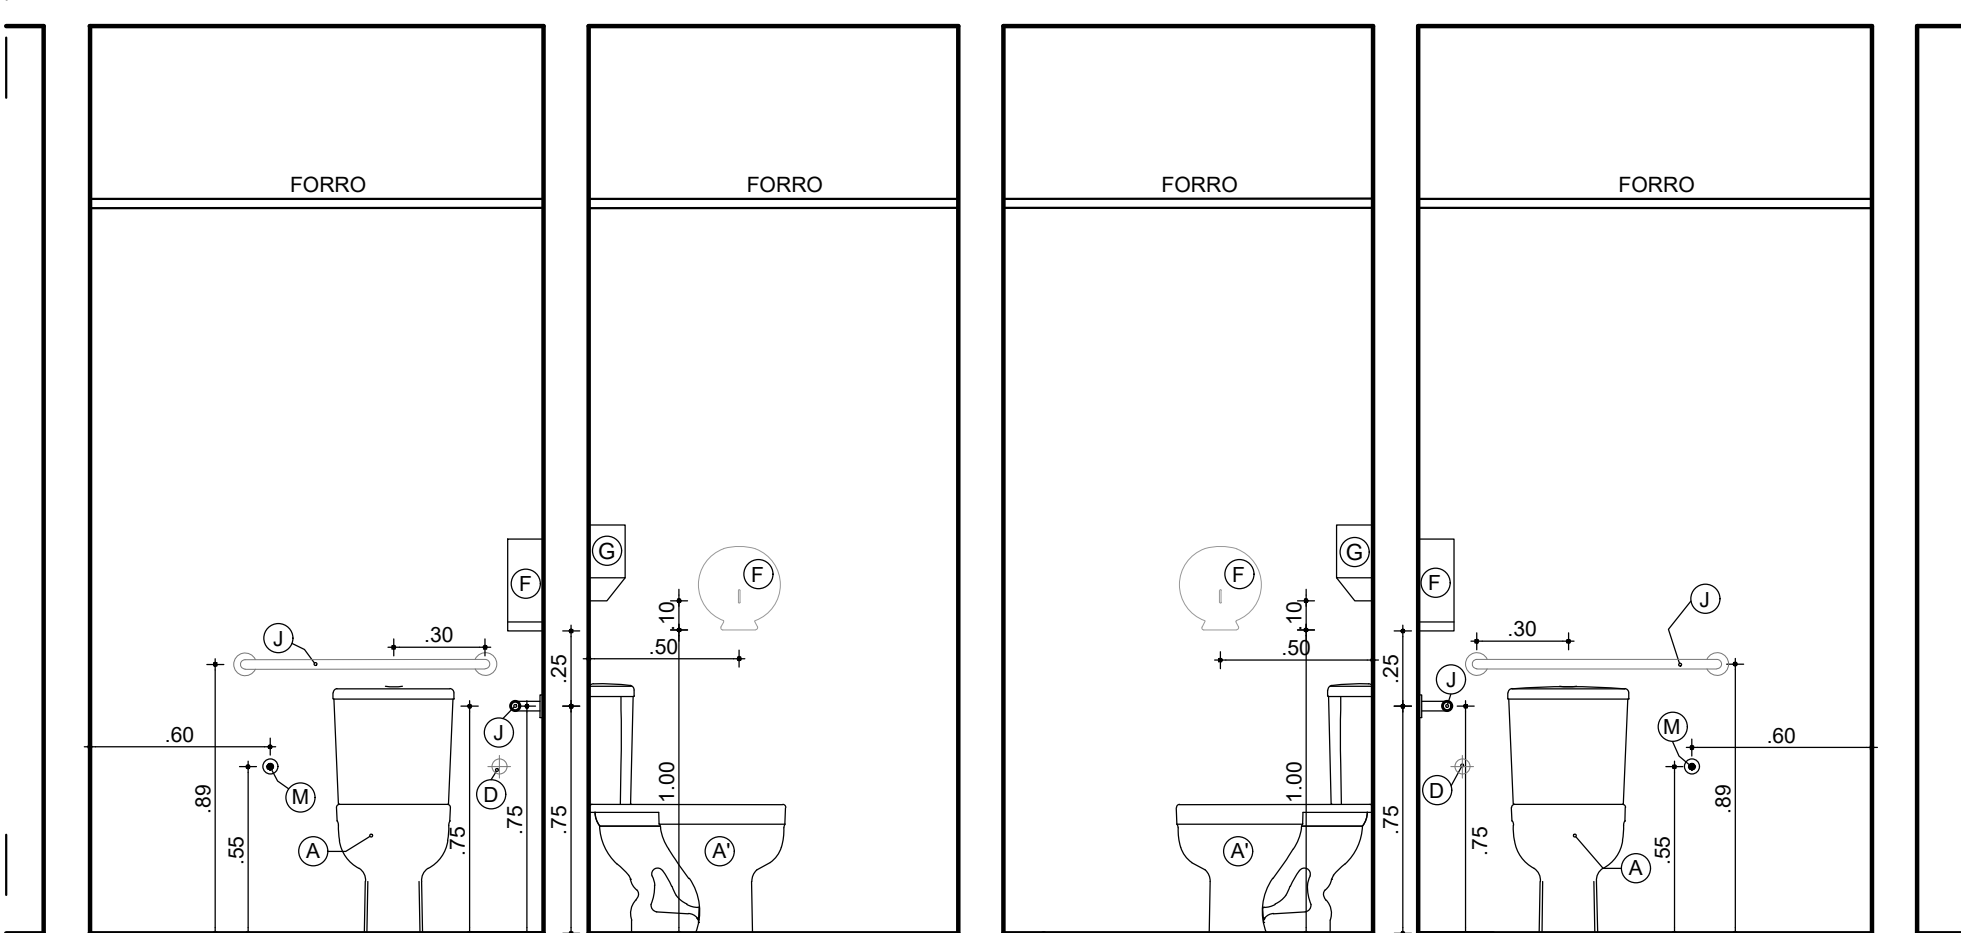


CORTE 3J-3J'
ESCALA 1/25

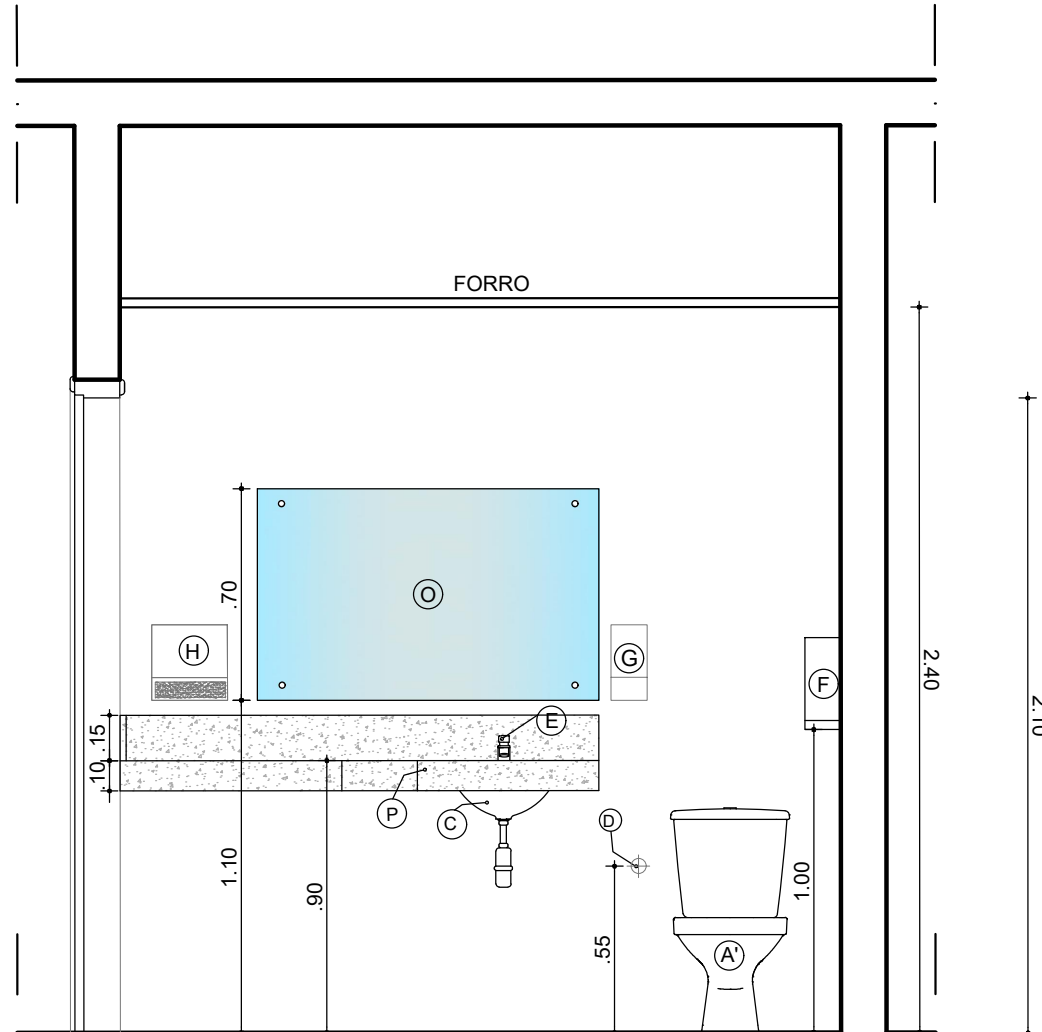


CORTE 3F-3F'
ESCALA 1/25

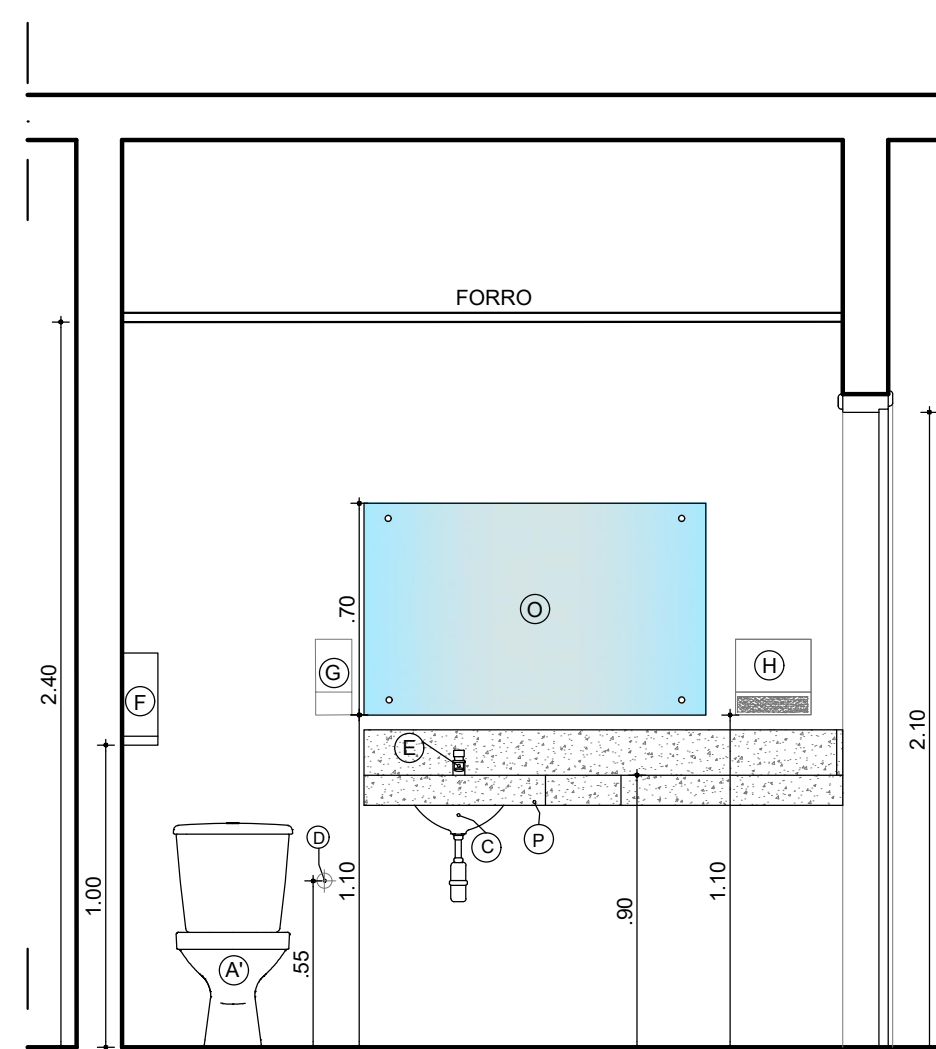

CORTE 3B-3B'
ESCALA 1/25

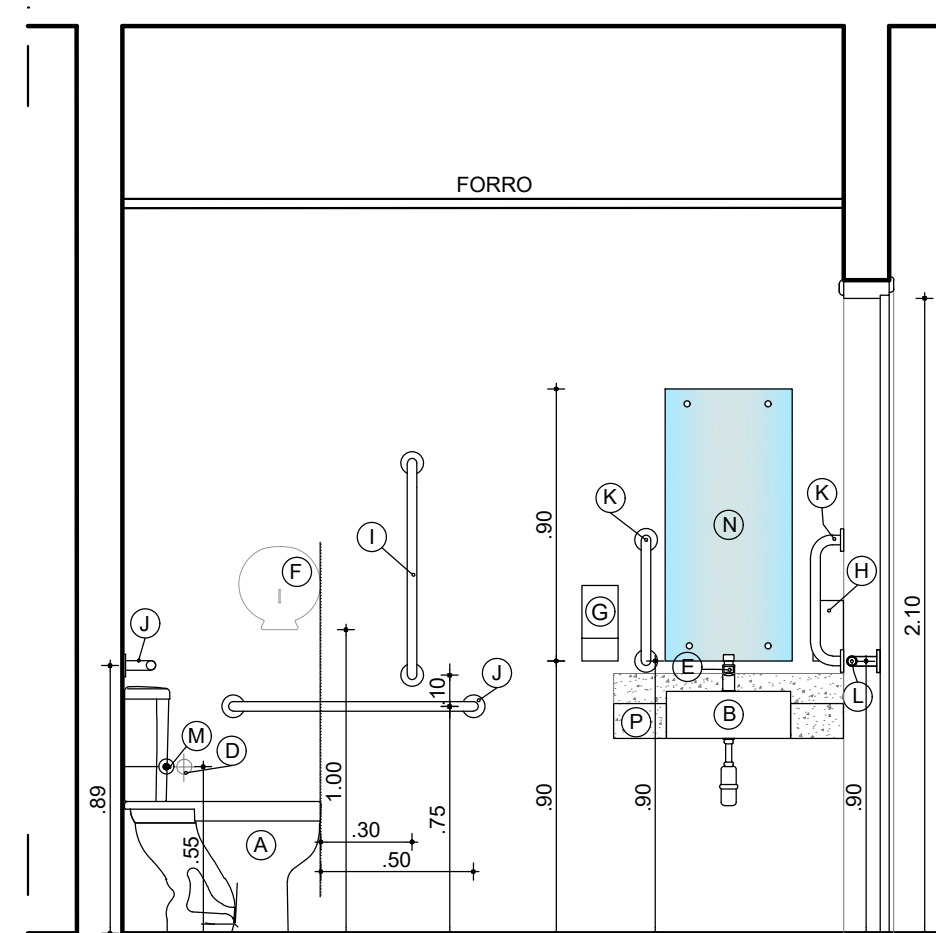

CORTE 3D-3D'
ESCALA 1/25

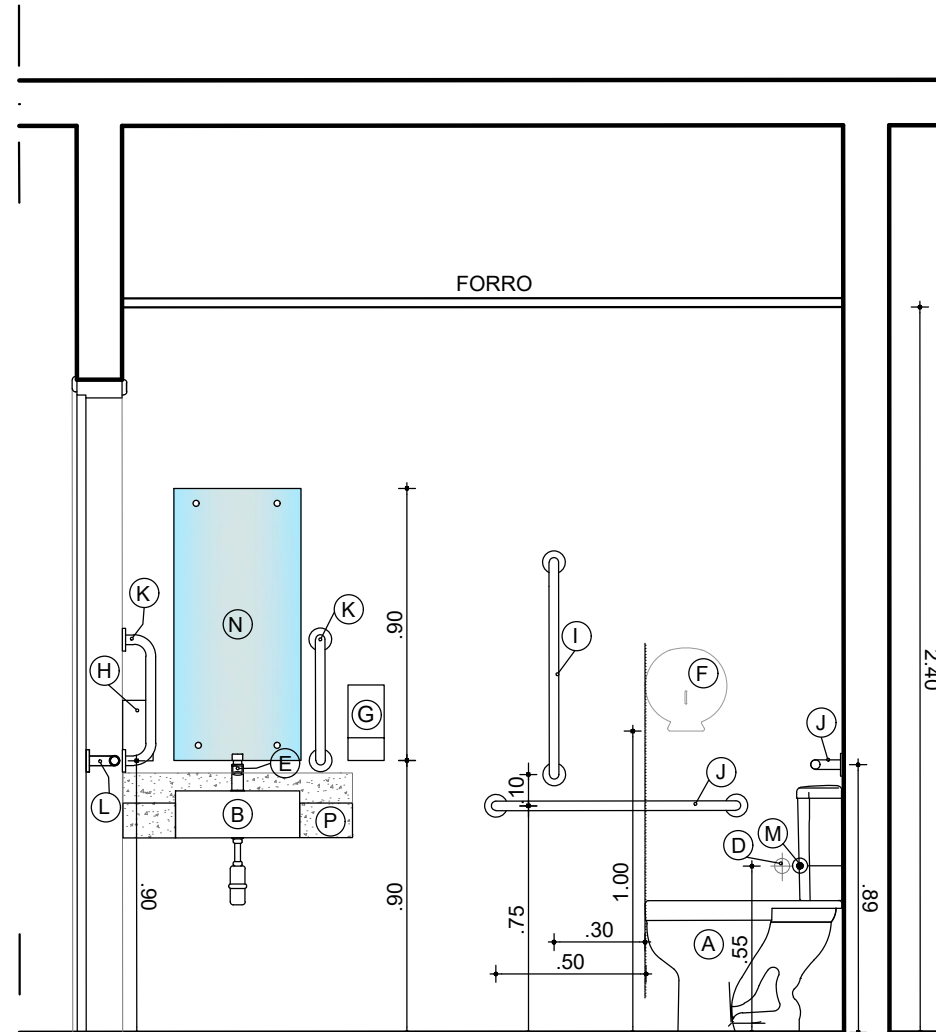

CORTE 3H-3H'
ESCALA 1/25