

EQUIPE DE ARQUITETURA DO MPPE:

MPPE

DEMITÉ - DEPARTAMENTO MINISTERIAL DE INFRAESTRUTURA / C/MAT - COORDENAÇÃO MINISTERIAL DE APOIO TÉCNICO E INFRAESTRUTURA
RUA SÃO MIGUEL, 176, APOGADOS, RECIFE-PE, CEP: 50770-720 - TEL: 81.3182.3611 - denis@mppe.gov.br

ALEXANDRE BAHIA VANDERLEI
ANA MOURA DE ALBUQUERQUE
ANA PATRICIA DE BIASI
CHRISTINA GALAMBRA
RAFAEL SOTELHO
MONICA SCHETTINI

ASSUNTO: PROJETO DE REFORMA COM ACRÉSCIMO DE ÁREA - NOVA SEDE PROMOTORIAS DE JUSTIÇA DE OLINDA, EM IMÓVEL SITUADO A AV. PAN NORDESTINA, 1250 - VILA POPULAR, OLINDA/PE.

FASE: PROJETO BÁSICO / PJ OLINDA ÁREA TERRENO: 6.000,00 m²
ÁREA TOTAL CONST.: 2.114,42 m²

ARQUITETO RESPONSÁVEL: ANA MOURA / MONICA SCHETTINI

ESCALA: 1/25

DATA: MAR/2022


RELAÇÃO DE PRANCHAS:

- 01 - PLANTA COBERTA GERAL
- 02 - PLANTA BAIXA GERAL
- 03 - PLANTA DEMOUR E CONSTRUIR - TERREO
- 04 - PLANTA DEMOUR E CONSTRUIR - 1º FAV.
- 05 - PLANTA ESPECIFICAÇÃO - TERREO
- 06 - PLANTA ESPECIFICAÇÃO - 1º FAV.
- 06A - QUADROS DE ESPECIFICAÇÕES
- 07 - CORTES AA, CC e EE
- 08 - CORTES DE FACHADAS
- 09 - FACHADAS
- 10 - PLANTAS DETALHAMENTO GUARITA
- 11 - PLANTAS DETALHAMENTO GUARITA
- 12 - PLANTA PADRONAGEM PISO
- 13 - PLANTA LAYOUT
- 14 - PLANTA INDICATIVA DE PISOS ELÉTR. e DADOS
- 15 - PLANTA ESTRUTURA METÁLICA PARA FORNO
- 16 - PLANTA FORNO e ILUMINAÇÃO
- 17 - PLANTA DE AB. CONDIÇÃO
- 18 - PLANTA DE VESTIÁRIO ACESSÍVEL - NBR 9050
- 19 - PLANTA DE VESTIÁRIOS
- 20 - PLANTA DE WC PÚBLICO INTERNO
- 21 - PLANTA DE WC PÚBLICO EXTERNO - CONSTRUÇÃO
- 22 - PLANTA DE WC PÚBLICO EXTERNO - ACESSÓRIOS
- 23 - PLANTA DETALHAMENTO COPA
- 24 - PLANTA DETALHAMENTO COPA
- 25 - PLANTA DETALHAMENTO COPA
- 26 - PLANTA DE GRANITOS
- 27 - PLANTA DE PISO TÁIL
- 28 - PLANTA DE PARAGUARDOS
- 29 - PLANTA DE SUBSTÂNCIAÇÃO E LUBRIFICAÇÃO
- 30 - PLANTA DE PONTOS ELÉTRICOS EXTERNOS
- 31 - PLANTA DE DET. DA ESCADA - ENTRADA PRINCIPAL
- 32 - PLANTA DE DET. DA GUARITA E SAÍDA DE EMERGÊNCIA
- 33 - PLANTA DE DET. DA CAIXA DA ESCADA
- 34 - PLANTA DE DETALHAMENTO DA PASSARELA
- 35 - PLANTA DE ESQUADRIAS - DET. COBOÇO
- 36 - PLANTA DE ESQUADRIAS - DET. COBOÇO
- 37 - PLANTA DE ESQUADRIAS - DET. COBOÇO
- 38 - PLANTA DE ESQUADRIAS - DET. ESQUADRIAS DE ALUMÍNIO
- 39 - PLANTA DE ESQUADRIAS - DET. ESQUADRIAS DE ALUMÍNIO
- 40 - PLANTA DE ESQUADRIAS - DET. ESQUADRIAS DE ALUMÍNIO
- 41 - PLANTA DE ESQUADRIAS - DET. ESQUADRIAS DE ALUMÍNIO
- 42 - PLANTA DE ESQUADRIAS - DET. ESQUADRIAS DE MADEIRA
- 43 - PLANTA DE ESQUADRIAS - DET. PAINEL DE VIDRO TEMP.
- 44 - PLANTA DE ESQUADRIAS - DET. PAINEL DE VIDRO TEMP.
- 45 - PLANTA DE ESQUADRIAS - DET. PORTAL DE AÇO DE ENCLAVAR

P 23

COPA - REFEITÓRIO

CONFERIR MEDIDAS NA OBRA

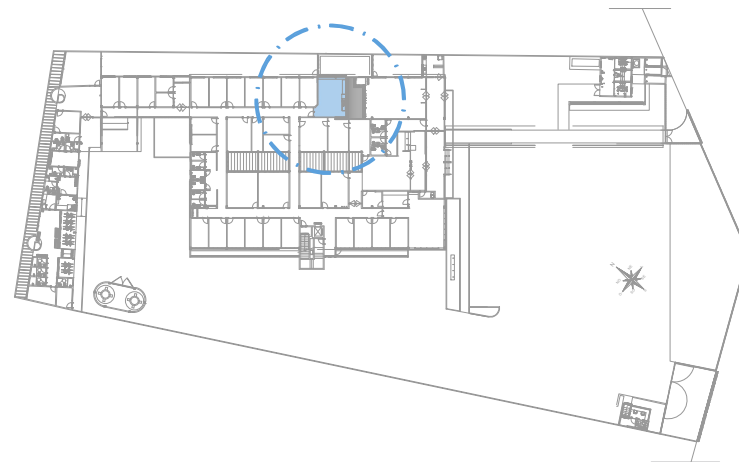


PLANTA DE LOCALIZAÇÃO

COPA - TERREO

ESPECIFICAÇÕES		QUANT.
A	TORNEIRA PARA COZINHA DE MESA MODELO PERTUTTI - MARCA DOCOL, MODELO DE REFERÊNCIA: 00903806 OU EQUIVALENTE TÉCNICO.	1
B	CUBA DE EMBUTIR TRAMONTINA LAVÍNIA 40 BL, EM AÇO INOX ACETINADO 40X34 CM, MARCA TRAMONTINA, MODELO DE REFERÊNCIA: 34020/102.	1
C	BANCADA EM GRANITO CINZA ANDORINHA COM ACABAMENTO RETO E POLIDO EM TODAS AS FACES, INCLUSIVE TESTEIRAS E RESPALDO, DIMENSÕES CONFORME PROJETO.	4
D	CONSIDERAR A INSTALAÇÃO DE REGISTROS TIPO GAVETA, MARCA DOCOL, (REF.: 536100 - DB base Tec PVC de 25 - 1/4 de volta) COM ACABAMENTO LINHA TRIO REF.: 00501906 OU EQUIVALENTE TÉCNICO.	1
E	GRELHA REDONDA INOX PARA RALO DA MARCA TIGRE, MODELO DE REFERÊNCIA: 27471340.	1
F	FOGÃO ELÉTRICO DUAS BOCAS	1
G	CUBA REDONDA DE EMBUTIR 0.31mØ, NA COR BRANCO, REF. 10151, DA MARCA CELITE OU EQUIVALENTE TÉCNICO.	1
H	ARMÁRIO EM MDF NA COR BRANCA COM PORTAS DE GIRO E DETALHE DE ILUMINAÇÃO COM FITA DE LED NA BASE	1
I	PRATELEIRA EM MDF NA COR BRANCA	1
J	TORNEIRA DE PAREDE 120 PRESSMATIC, MARCA DOCOL, MODELO DE REFERÊNCIA: 17160706 OU EQUIVALENTE TÉCNICO.	1

PLANTA BAIXA


ESCALA 1/25

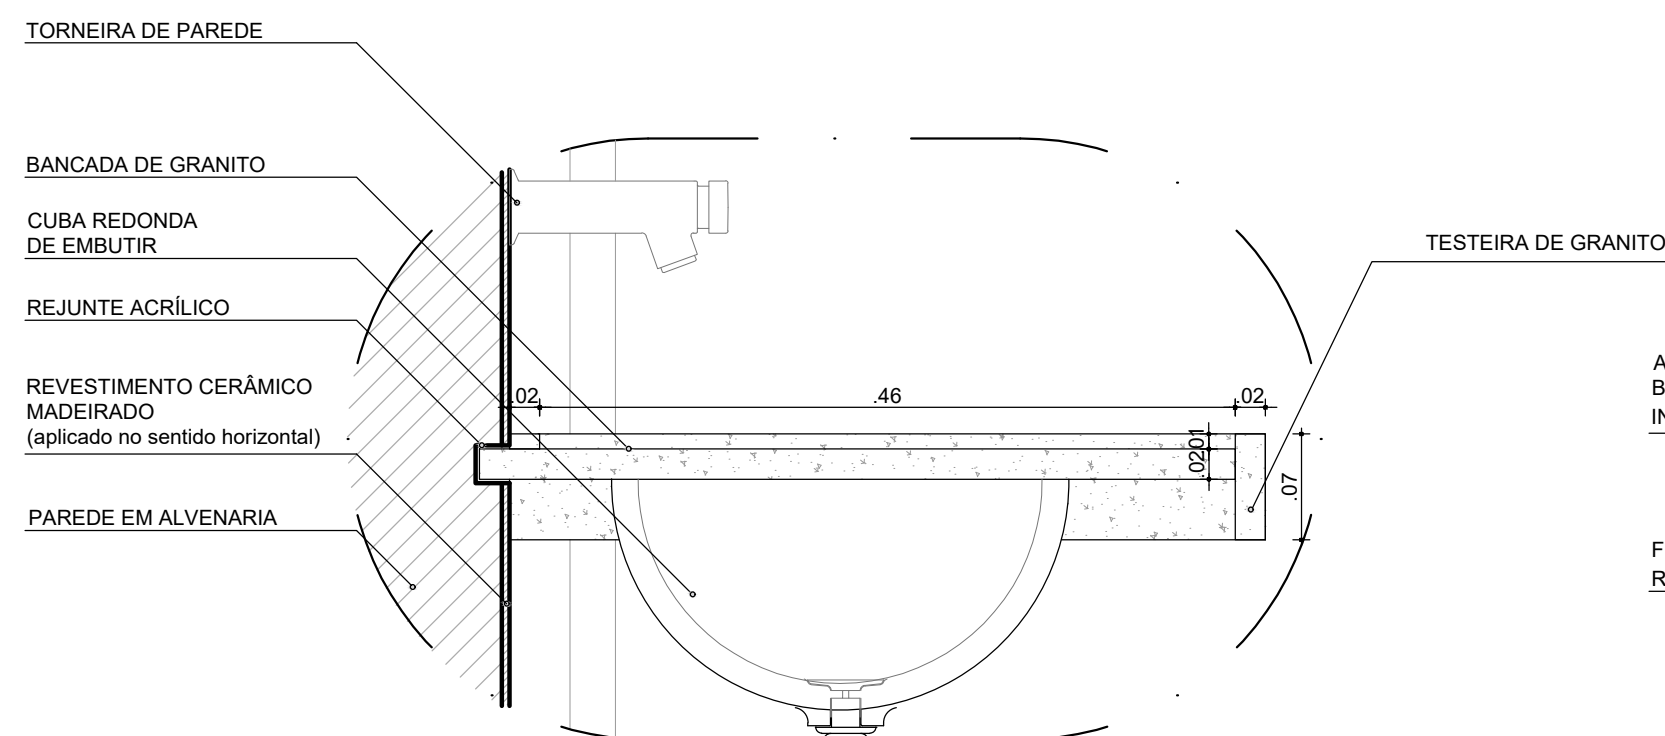

DETALHE -1

BANCADA EM GRANITO

ESCALA 1/5

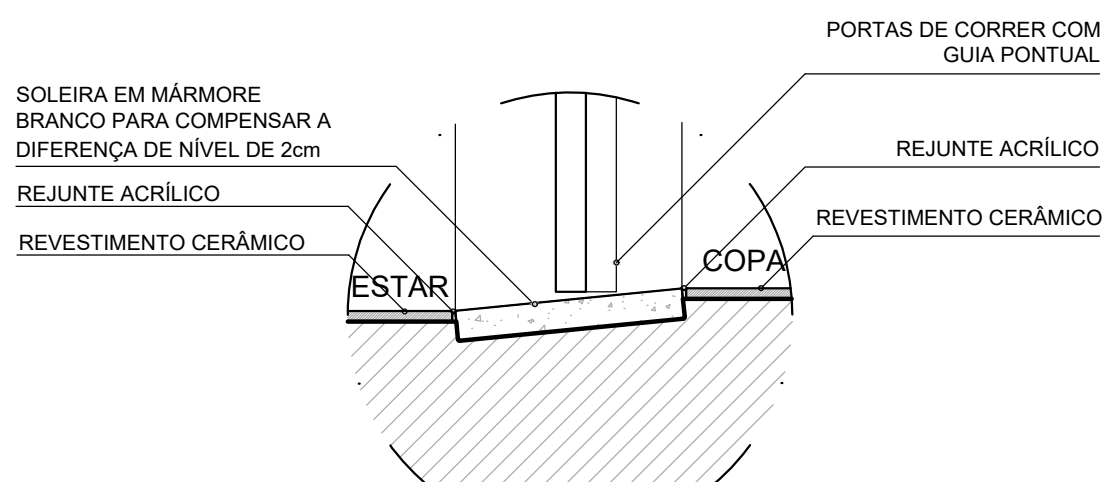

DETALHE -2

SOLEIRA EM MÁRMORE

ESCALA 1/5

TESTEIRA DE GRANITO

ARMÁRIO SUSPENSO EM MDF BRANCO COM RECORTE PARA INSTALAÇÃO DE FITA DE LED

FITA DE LED INSTALADA NO RECORTE DO ARMÁRIO

PRATELEIRA EM MDF BRANCO

TORNEIRA DE MESA

BANCADA DE GRANITO

CUBA EM AÇO INOX RETANGULAR DE EMBUTIR

REJUNTE ACRÍLICO

REVESTIMENTO CERÂMICO MADEIRADO (aplicado no sentido horizontal)

PAREDE EM ALVENARIA

TESTEIRA DE GRANITO

DETALHE -3

BANCADA EM GRANITO

ESCALA 1/5

CORTE AA'

ESCALA 1/25

DETALHE 1

ESCALA 1/25

CORTE BB'

ESCALA 1/25

DETALHE 2

ESCALA 1/25

CORTE CC'

ESCALA 1/25

DETALHE 3

ESCALA 1/25

CORTE DD'

ESCALA 1/25

DETALHE 4

ESCALA 1/25